




1 PLANTA BAIXA- TÉRREO - POSTO SAÚDE
 ESCALA 1:100
 ÁREA 320,79M2

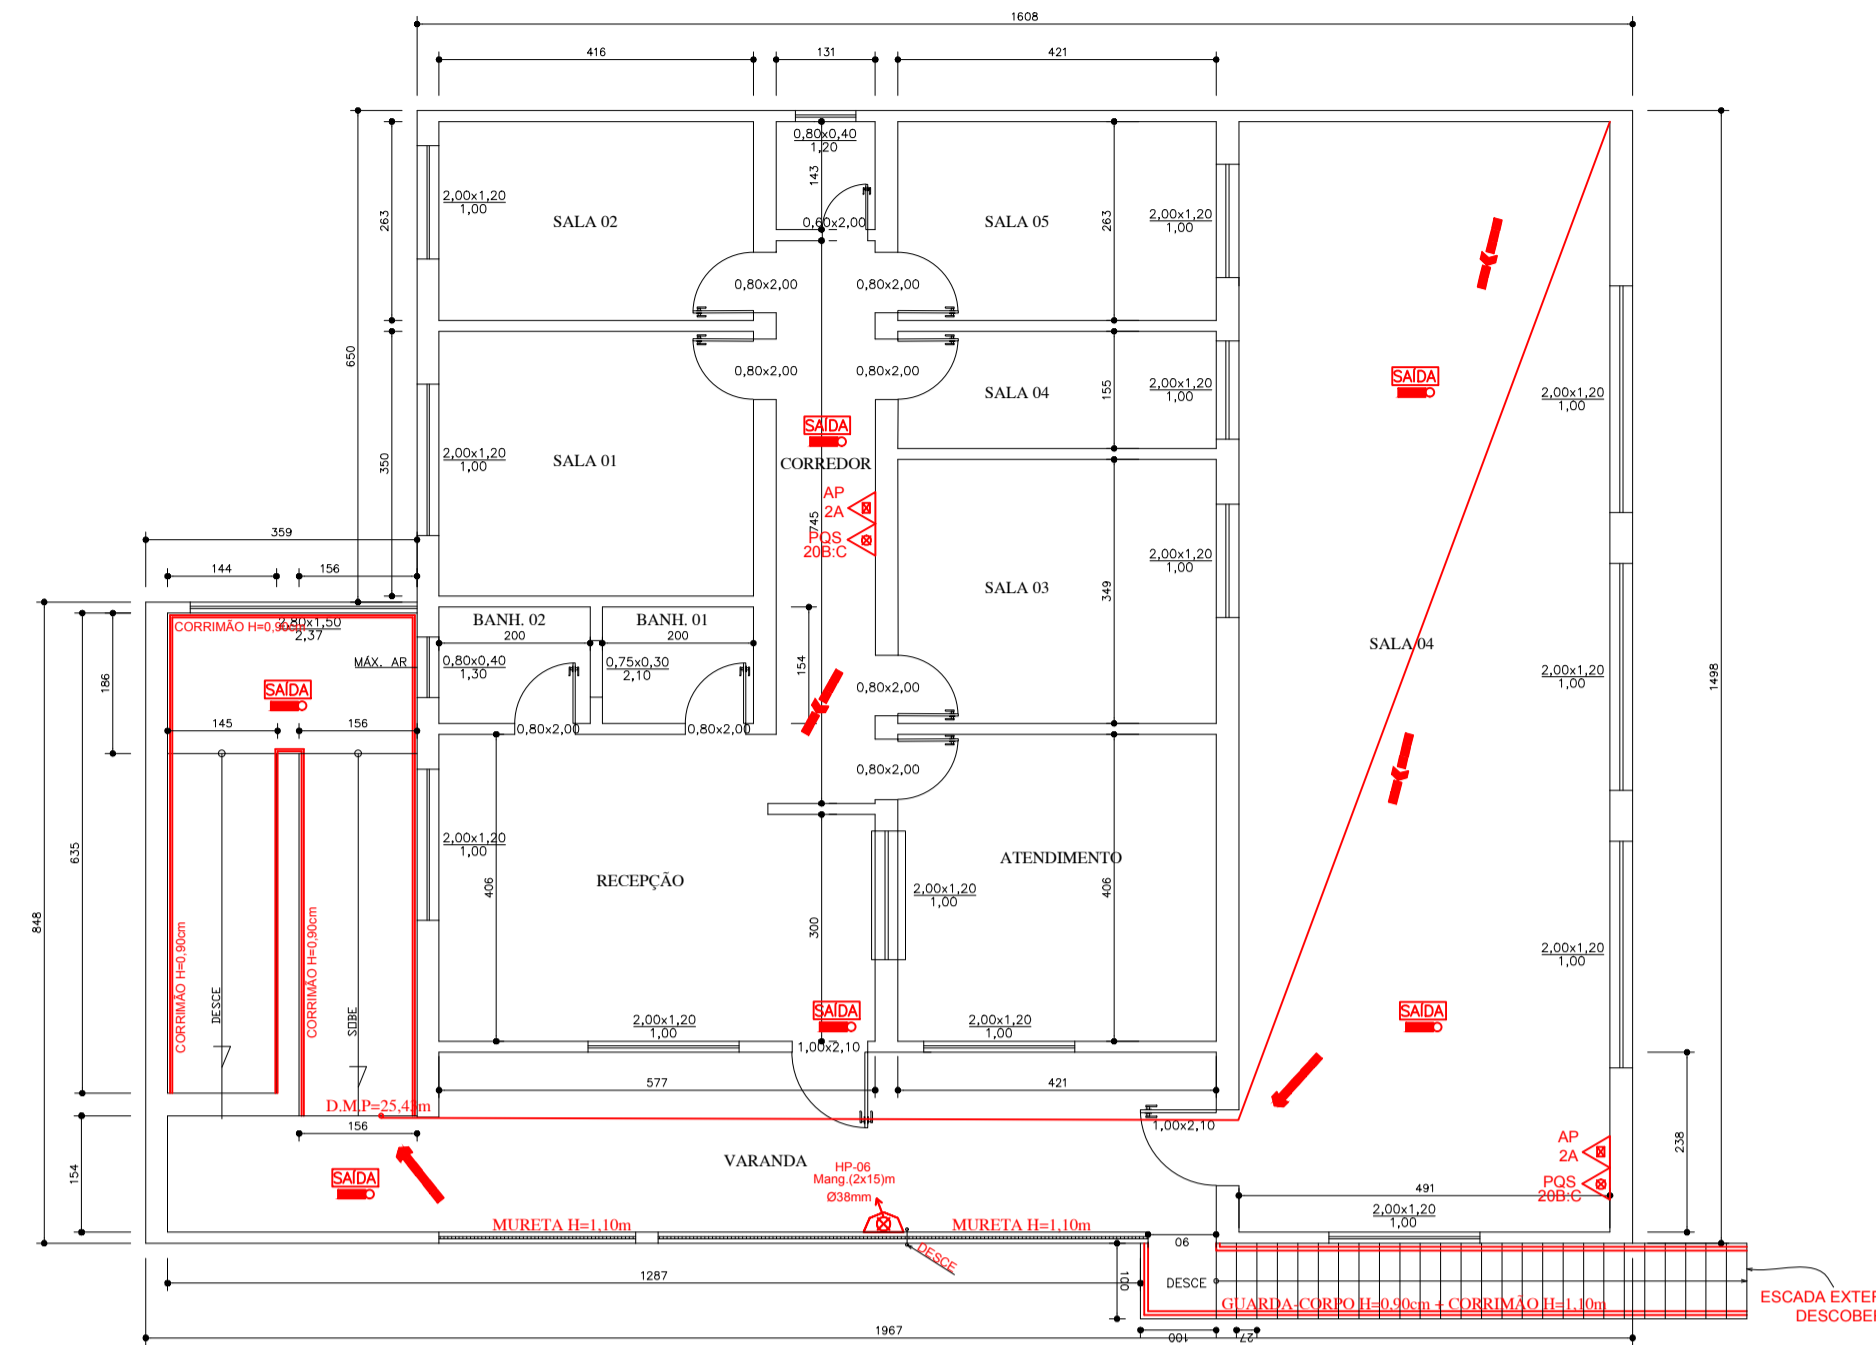

2 PLANTA BAIXA- 1º PAVIMENTO- POSTO SAÚDE
 ESCALA 1:100
 ÁREA 271,32M2

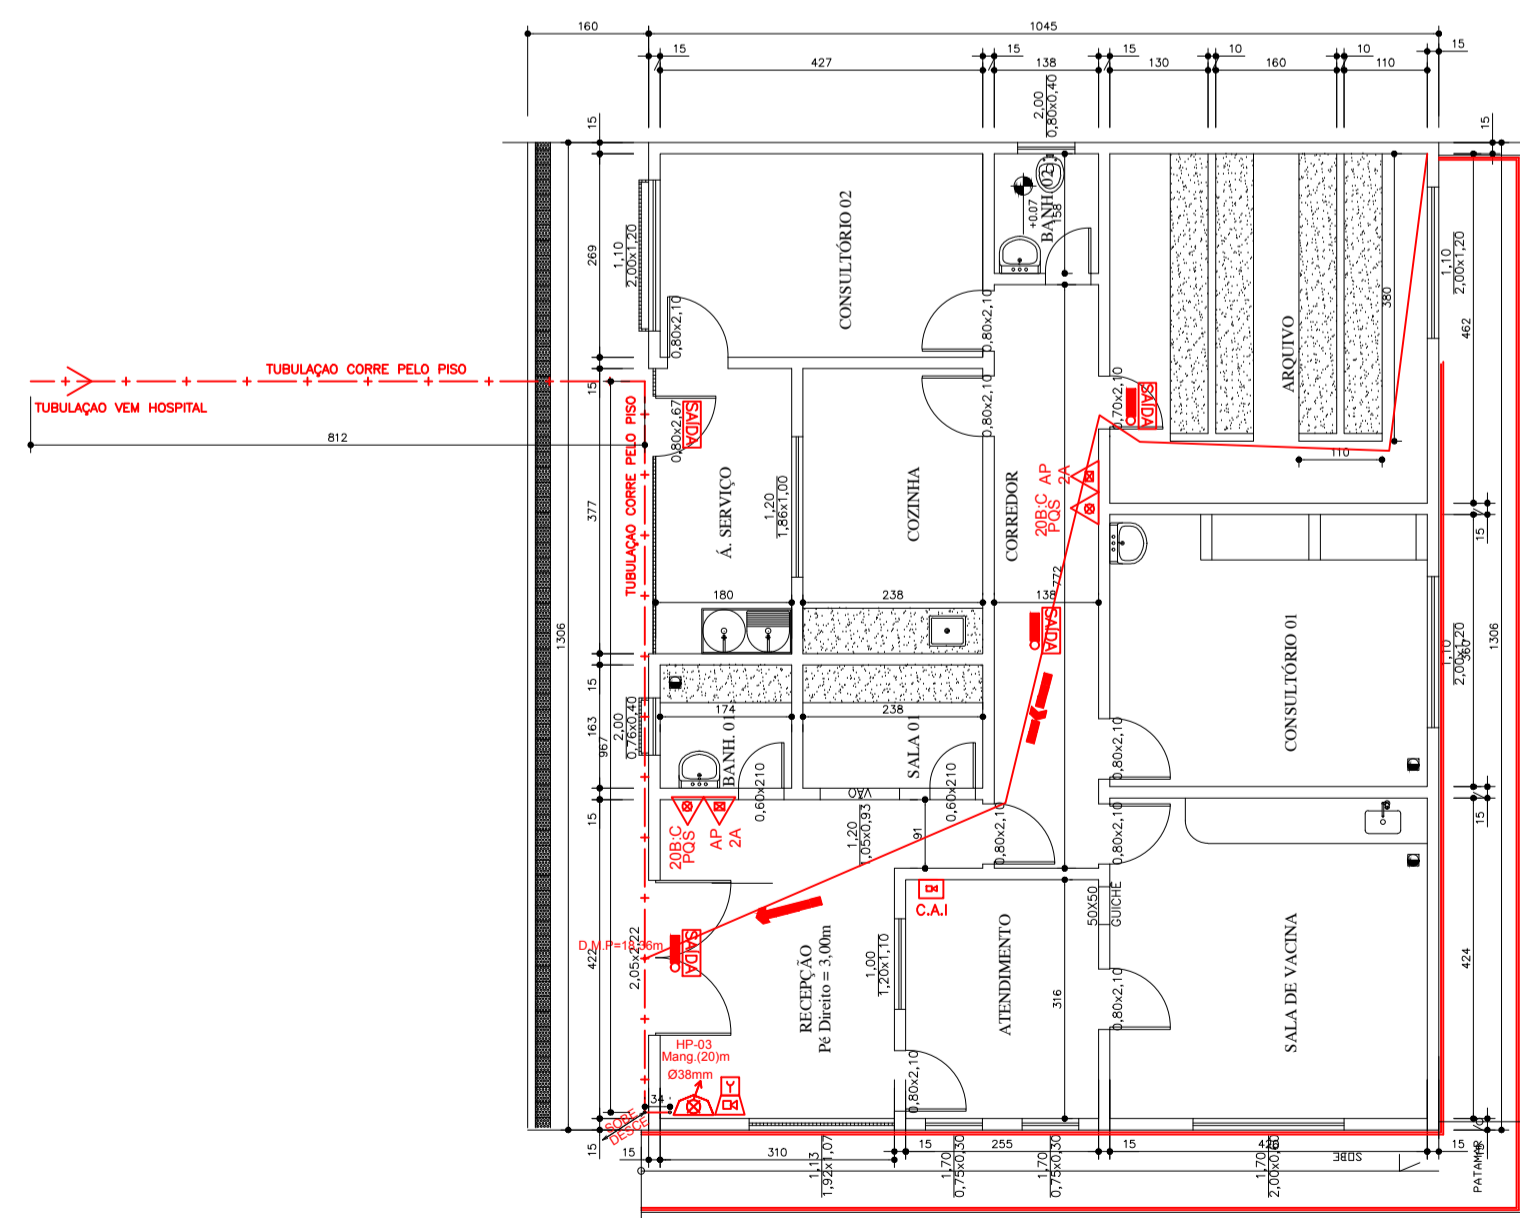

3 PLANTA BAIXA- TERREO - SEC. SAÚDE
 ESCALA 1:100
 ÁREA 136,47M2

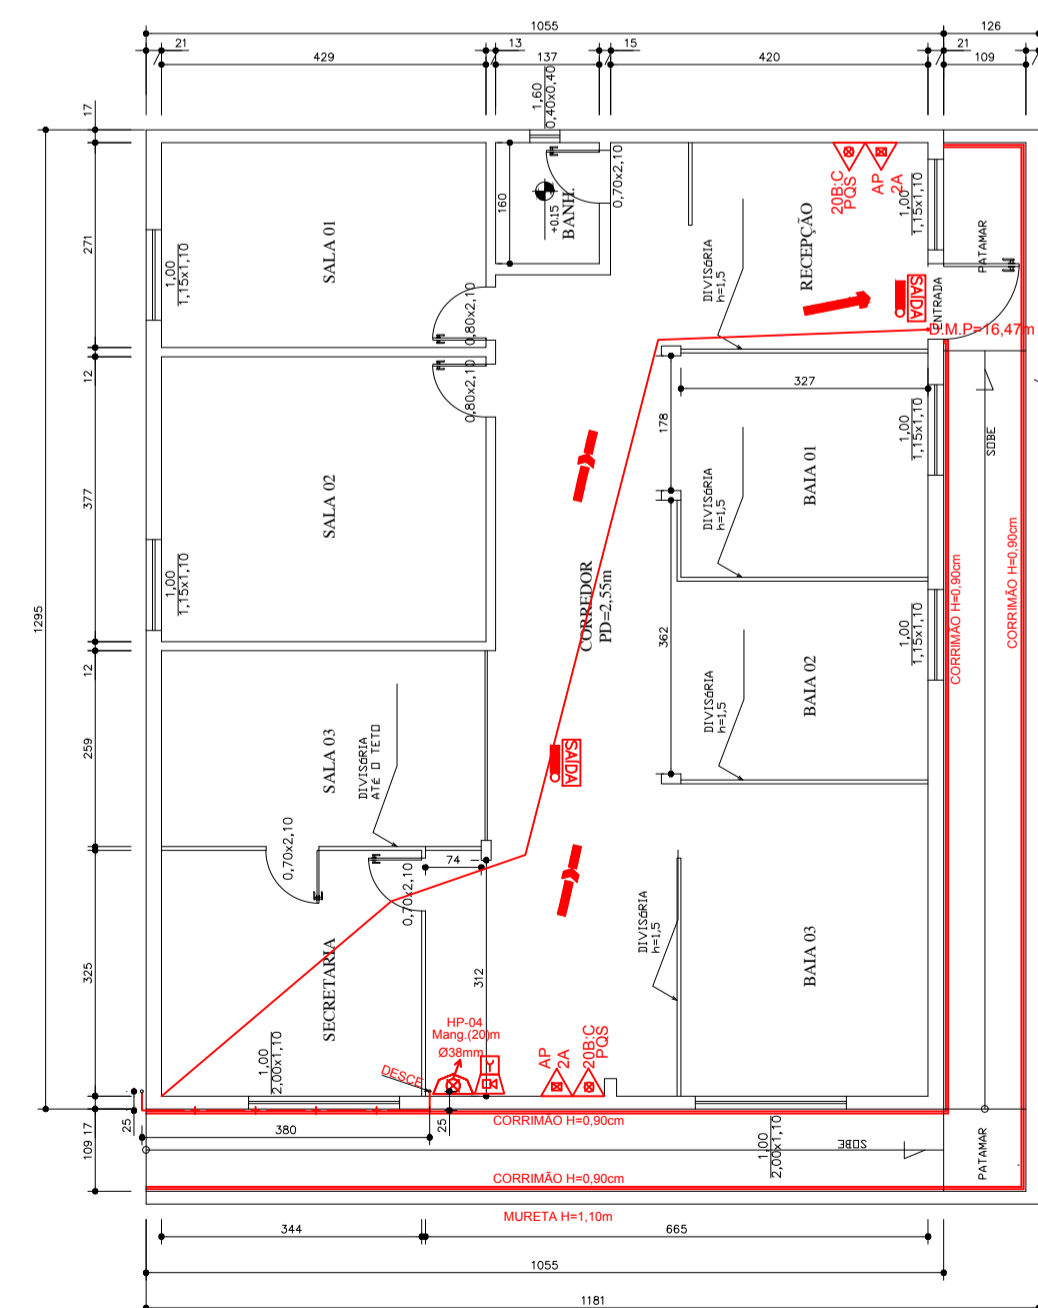

4 PLANTA BAIXA- 1º PAVIMENTO- SEC. SAÚDE
 ESCALA 1:100
 ÁREA 136,47M2

Corpo de Bombeiros Militar
 Governo do Estado do Espírito Santo
 Centro de Atividades Técnicas

Proj.: / / Processo nº: / /

Risco predominante: / / Classe de Ocupação: / /

PARECER: O processo de segurança contra incêndio e pânico está de acordo com as normas vigentes.

APROVO: / /

ESPAÇO RESERVADO PARA CARIMBOS:

PROJETO DE PREVENÇÃO E COMBATE À INCÊNDIO E PÂNICO

CLIENTE:
PREFEITURA DE CONCEIÇÃO DO CASTELO - ES
 CNPJ: 27.165.570/0001-98

TÍTULO:
PROJETO DE PREVENÇÃO E COMBATE À INCÊNDIO E PÂNICO DO HOSPITAL MUNICIPAL NOSSA SENHORA DA PENHA
 RUA JOSÉ OLIVEIRA DE SOUZA, nº 300 - BAIRRO PEDRO RIGO
 CONCEIÇÃO DO CASTELO - ES, CEP: 29370-000

REFERÊNCIA:
PLANTA BAIXA

RESPONSÁVEL TÉCNICO:
 Engº João Lucas Dias - CREA ES 042317/D

DESENHO: João Lucas Dias DATA: 04/11/2020 FORMATO: A1 ESCALA: em UNIDADE: METRO ARQUIVO: Proj_Hosp_NSP.dwg



FOLHA 03 06